



PLANTA BAJA

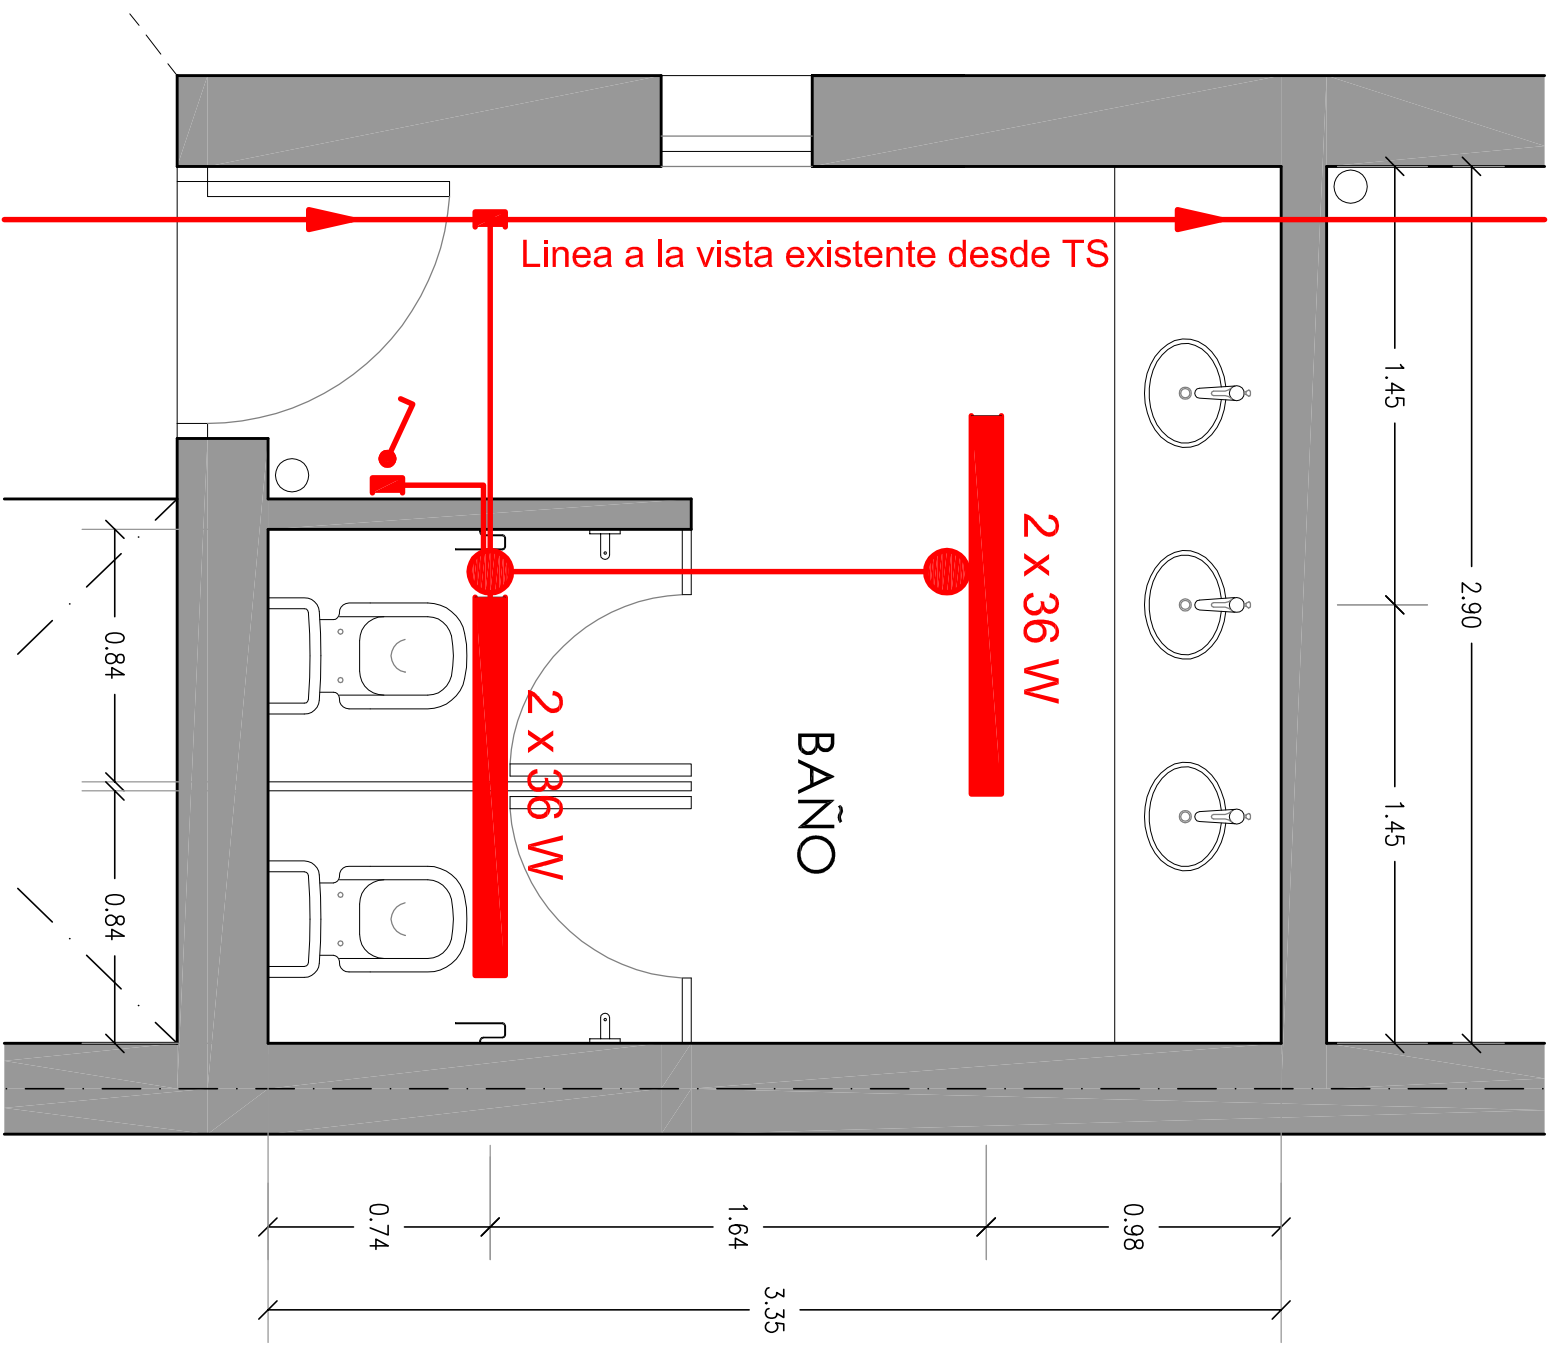

- Canerías RS 19 / 15 a la vista
- Conductores V+N+P= 3 x 2.5mm<sup>2</sup> cada circuito
- Artefactos 2 x 36 W
- Altura de colocacion aplicados bajo losa
- Altura de efectos de luz 1m

PLANTA 2º PISO

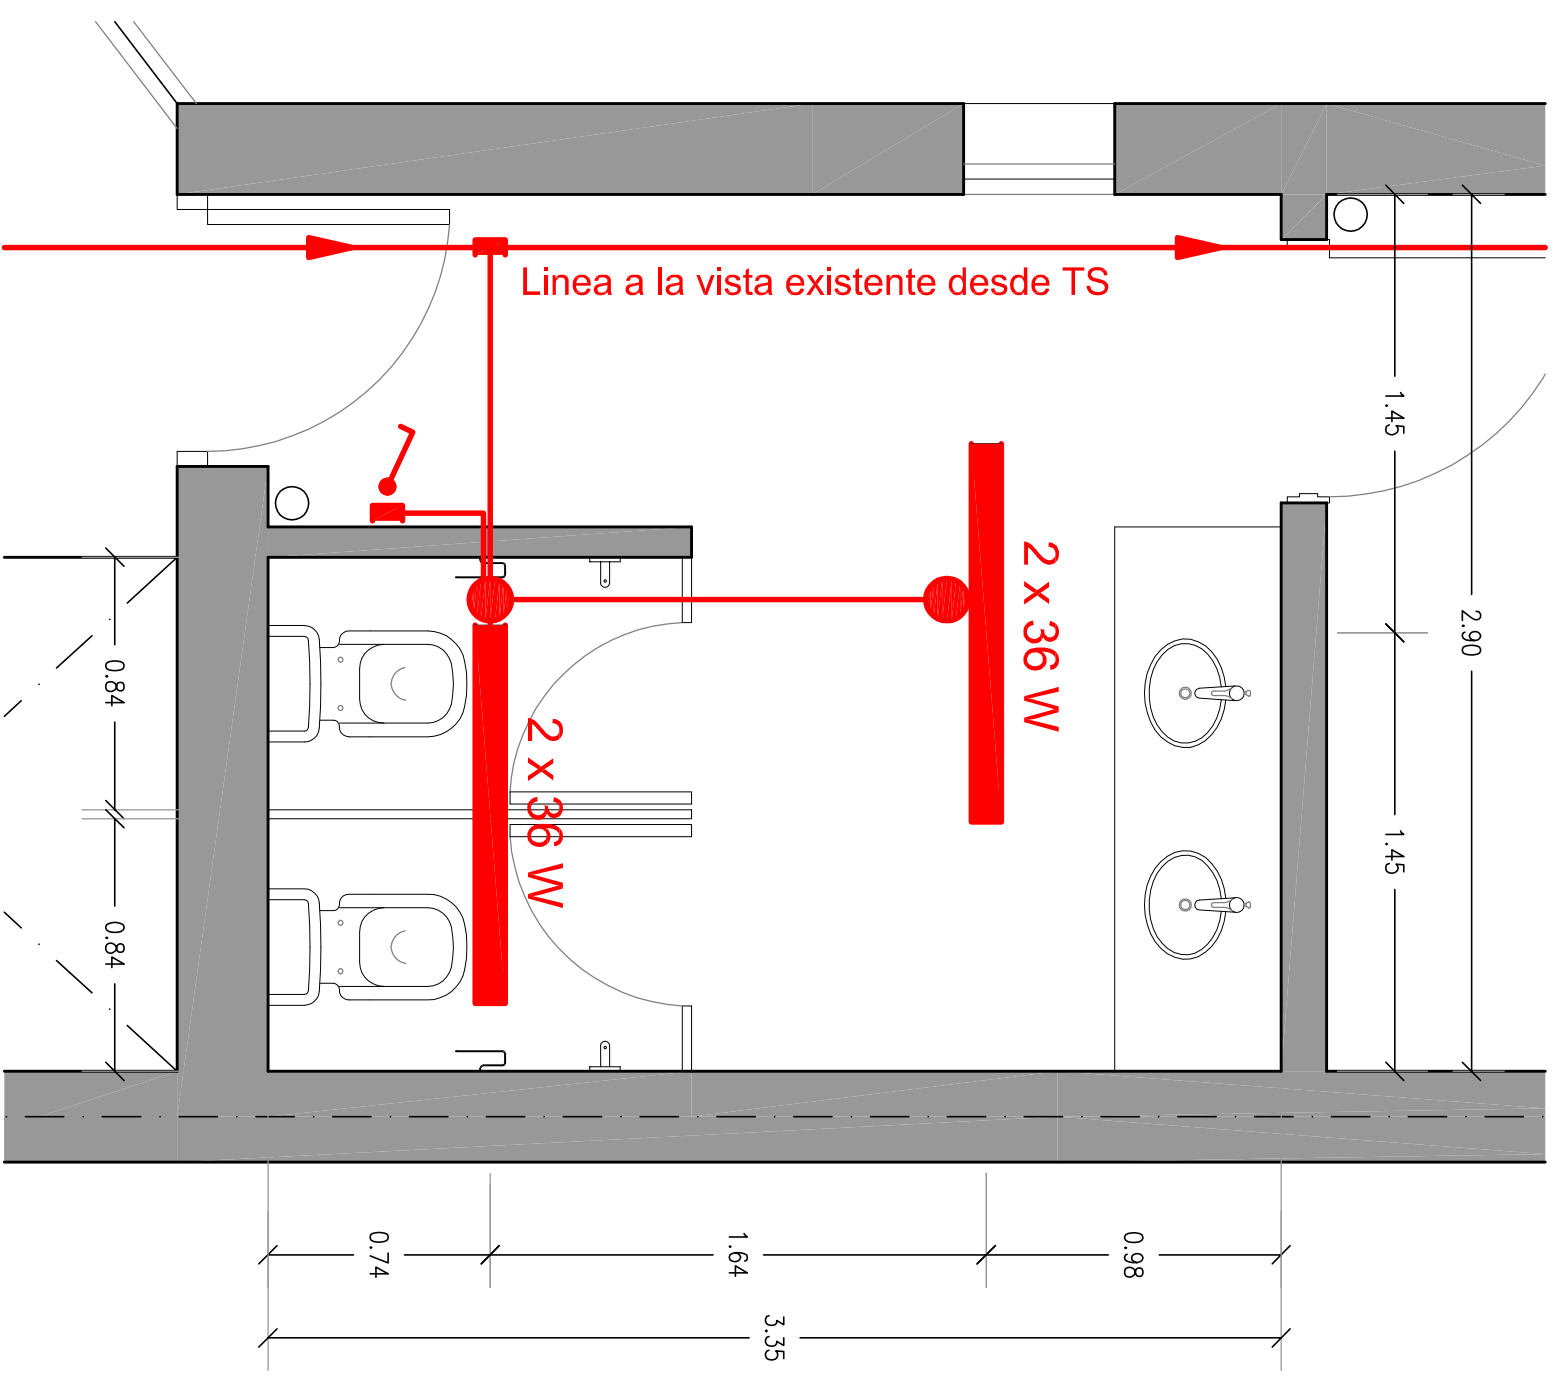

NOTA: TODA LAS MEDIDAS DEBERAN SER VERIFICADAS EN OBRA

SECRETARIA DE INFRAESTRUCTURA Y PLANEAMIENTO EDIFICIO

UBICACION  
FRENCH 3614

FECHA  
Marzo 2021

ARCHIVO

ESCALA  
1:25



Universidad Nacional  
de las Artes

OBRA  
French 3614 Proyectos ejecutivos del  
Programa de obras complementarias

PLANO  
Planta instalacion electrica en baños Area 3

Eléc.-01